




PLANTA BAIXA 02
1/750

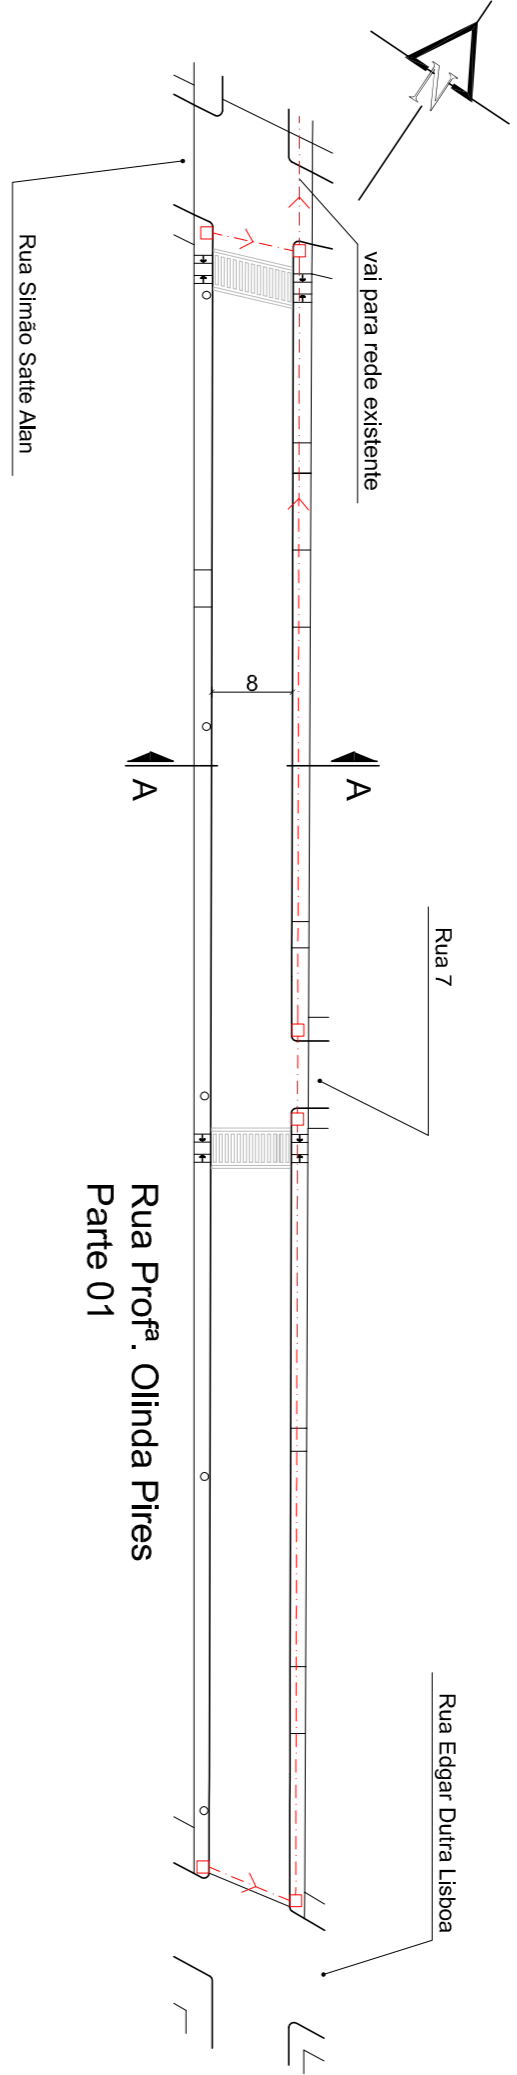


PLANTA BAIXA 01
1/750

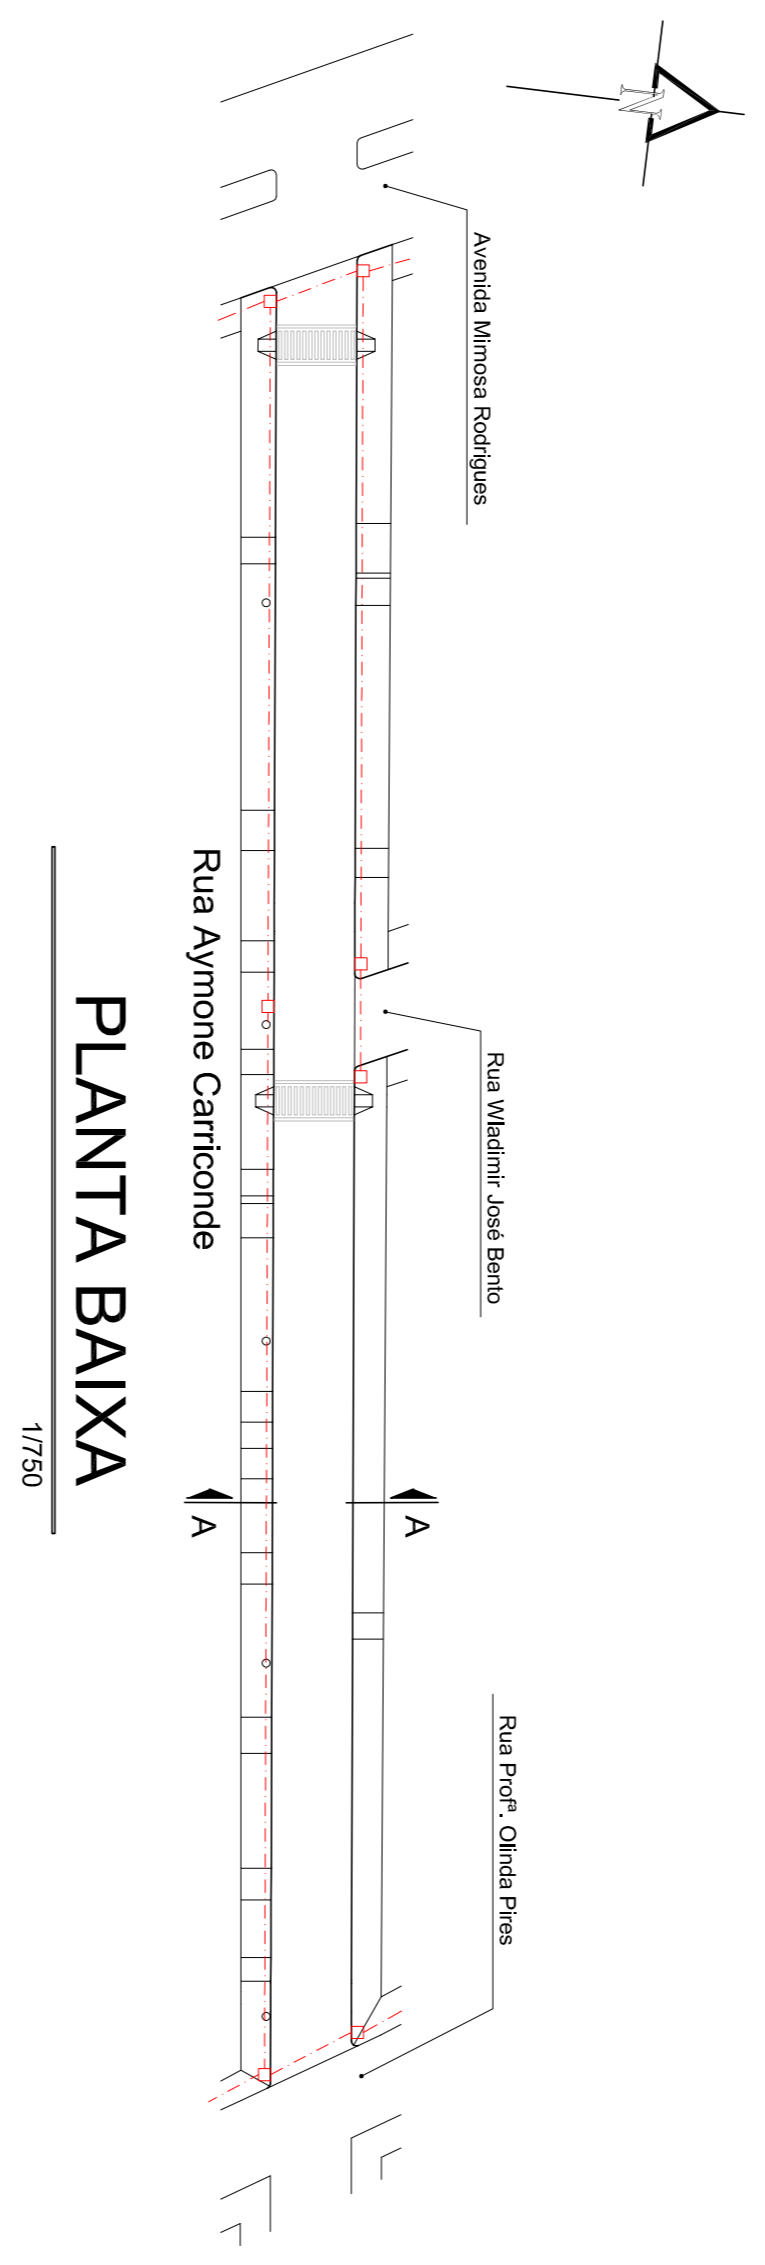

PLANTA BAIXA
1/750

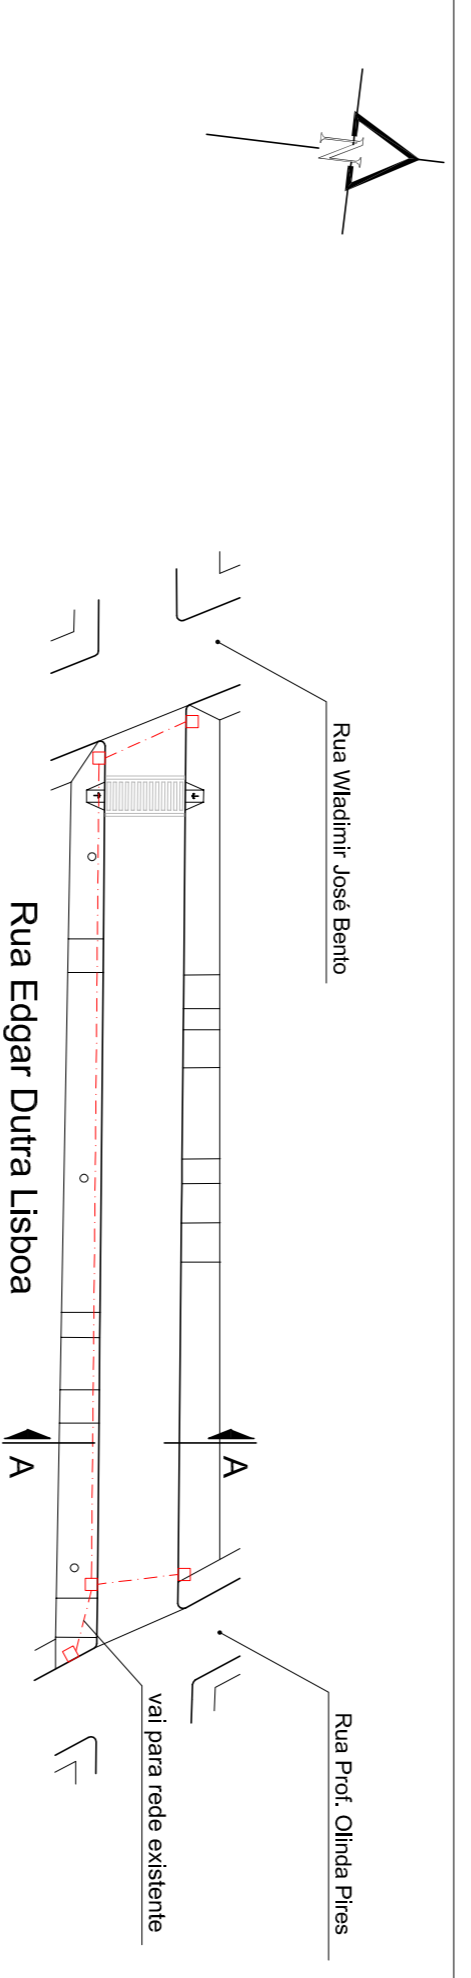


PLANTA BAIXA
1/750

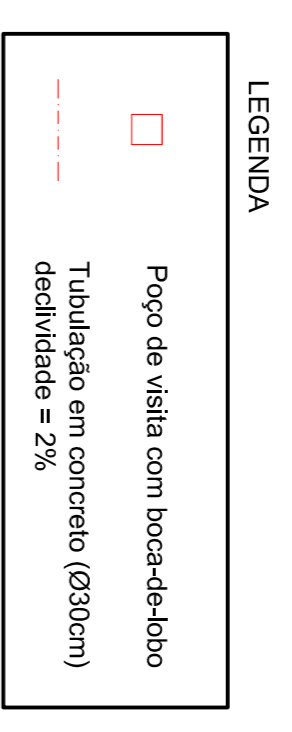

IMPLANTAÇÃO

SEM ESCALA

Drenagem
Rua Prof. Olinda Pires, Rua Aymone Carriconde, Rua Edgar Dutra Lisboa

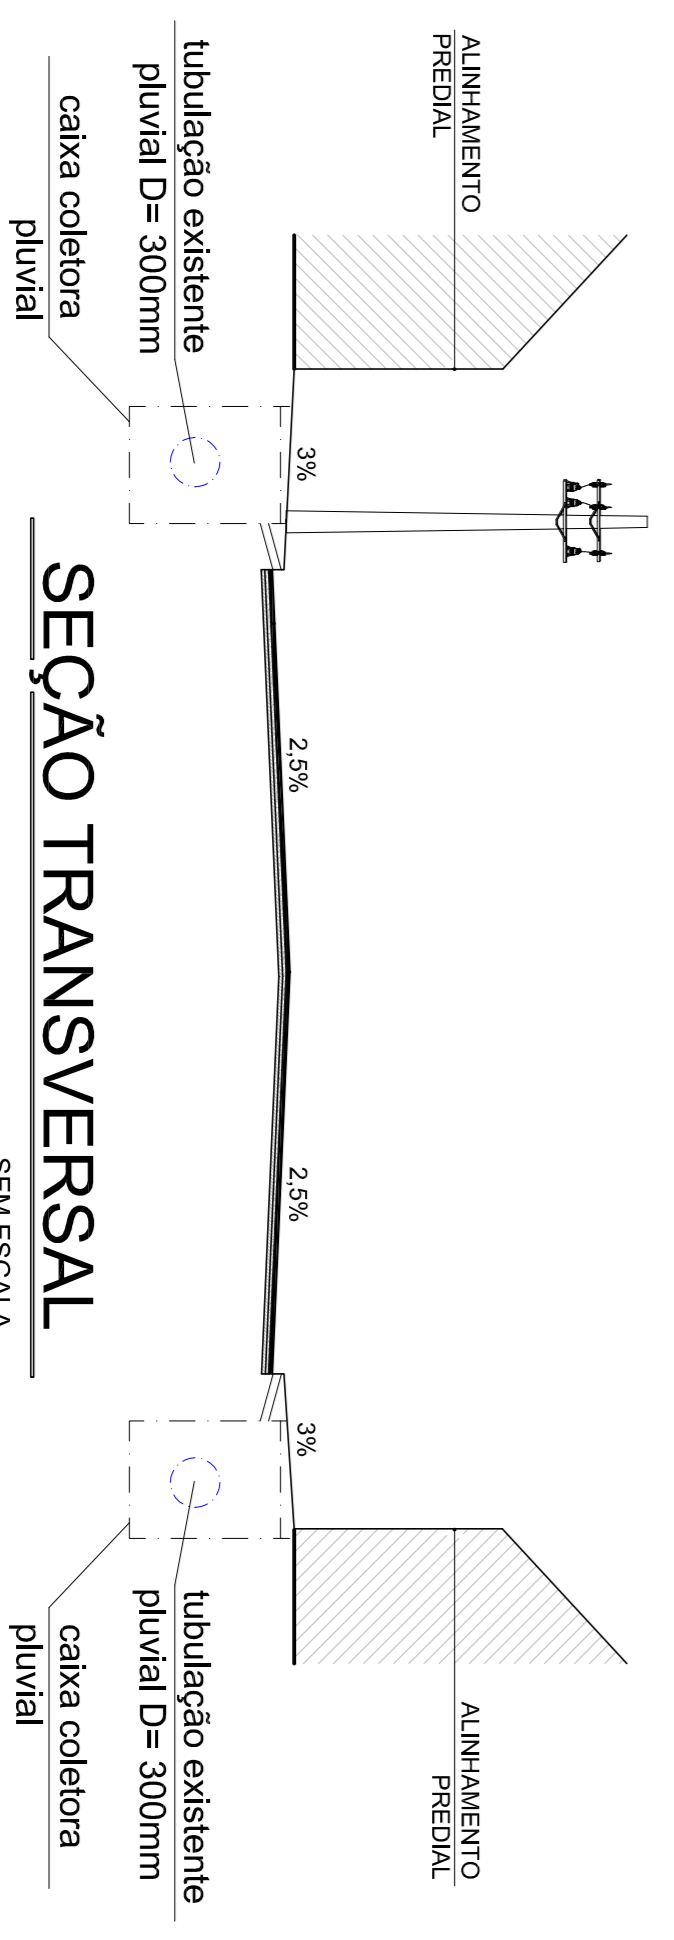

SEÇÃO TRANSVERSAL

SEM ESCALA



Prefeitura Municipal de Pedro Osório/RS

Secretaria Municipal de Planejamento, Desenvolvimento
Econômico e Projetos

Prça. dos Ferrovilões s/nº Centro, Pedro Osório/RS - CEP 96300-000
Fone: 53 3256-1299 - Fax: 53 3256-1406
E-mail: gabrielafernandes@gmail.com

PROGRAMA: MINISTÉRIO DAS CIDADES

PAVIMENTAÇÃO VIAS BAIRRO SANTA TEREZA

LOCAL: RUA SIMÃO SATTÉ ALAIM, RUA PROF. OLINDA PIRES
RUA AYMONE CARRICONDE, RUA EDGAR DUTRA LISBOA

TIPO DE PROJETO: PROJETO URBANÍSTICO - DRENAGEM

CARACTERÍSTICAS: PLANTA BAIXA - SEÇÕES - IMPLANTAÇÃO

RESPONSÁVEL TÉCNICO: ARQ. MILTON MARCOLIN - CAU RS A21132-0

EQUIPE DE PROJETO: ARQ. MIRIAM R. GONÇALVES - CAU RS A66282-3

SECRETARIA: ARQ. MARCIO POERSCH - CAU RS A80622-6

ARQ. ALINE RICARDI - CAU RS A54310-1

07

ÁREA: 3773,30 m² ESCALA: 1/750 DATA: 02/2014 DES.: Marcio Poersch