



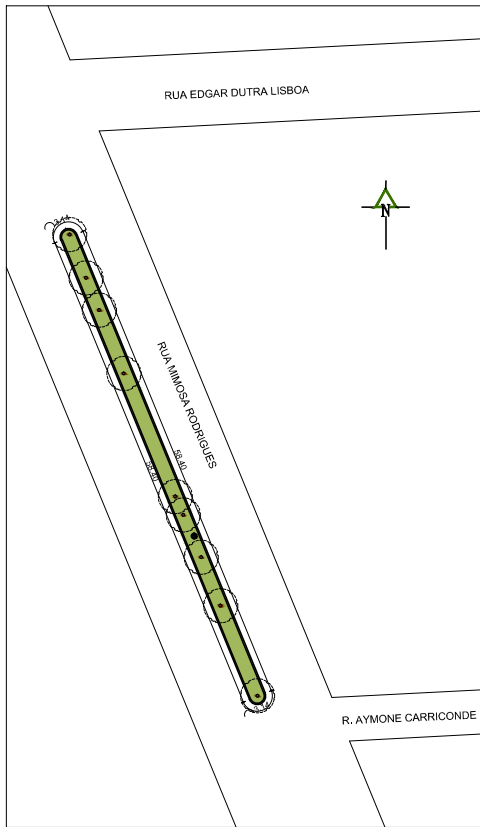


PLANTA BAIXA - EXISTENTE COTADA
RUA MIMOSA RODRIGUES TRECHO 02

ESC: 1/200

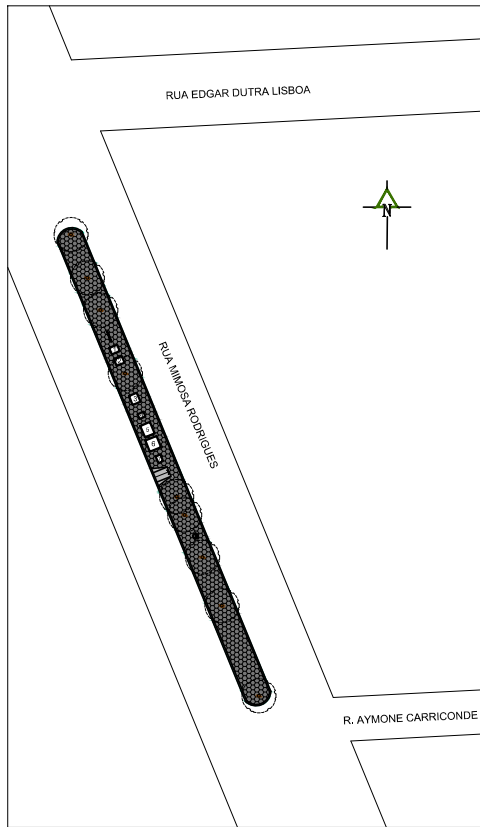

PLANTA BAIXA - ACADEMIA DE RUA
RUA MIMOSA RODRIGUES TRECHO 02

ESC: 1/200

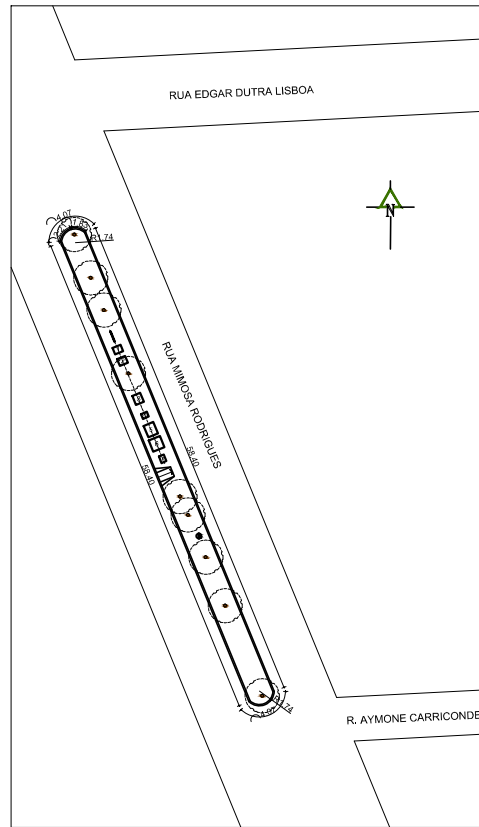

PLANTA BAIXA - ACADEMIA DE RUA COTADA
RUA MIMOSA RODRIGUES TRECHO 02

ESC: 1/200

LEGENDA EXISTENTE		
Representação Gráfica	Tipo	Características
	Vegetação existente	Manter
	Vegetação existente	Manter
	Vegetação existente	Remover
	Poste de Rede Elétrica	Existente
	Furtação com Dreno	Existente
	Relevo	Existente/Realizado
	Relevo	Remover

OBS: Todas as imagens são meramente ilustrativas.

LEGENDA PROJETADO		
Representação Gráfica	Tipo	Características
	Alcova de Concreto	Projetado
	Bloco Setentrão de Concreto	Projetado
	Rampa de Acessibilidade	Projetada
	Linha de Cabeia Sertiva	Linha e Sertiva Dupla de 35, com Posteiro

OBS: Todas as imagens são meramente ilustrativas.

LEGENDA EQUIPAMENTOS ACADEMIA DE RUA			
Imagem	Tipo	Características	Dimensões (C x L x H)
	Placa Orientativa	Placa orientativa sobre os exercícios	1,30m x 0,25m x 2,10m
	Simulador de exercícios individual	Trabalha os músculos das pernas	0,80m x 1,00m x 1,50m
	Cadeira pressão de pernas individual	Trabalha os músculos das pernas	0,80m x 1,00m x 1,50m
	Volante rotacionável Vertical Duplo Frontal	Fortalece os músculos Superiores e Articulações dos Ombros	1,10m x 1,20m x 1,50m
	Prancha de reforço ventral social - surf	Trabalha os músculos do tronco e do quadril	0,60m x 0,70m x 1,20m
	Aparelho de suado especial	Trabalha os músculos do peito e dos braços	1,40m x 1,20m x 1,60m
	Aparelho três alturas	Trabalha os músculos dos braços	1,40m x 1,40m x 2,95m
	Simulador de remo individual	Trabalha os músculos das costas	0,80m x 0,60m x 1,50m

OBS: Todas as imagens são meramente ilustrativas.

 Prefeitura Municipal de Pedro Osório/RS Secretaria Municipal de Coordenação e Planejamento Projeto dos Equipamentos de Rua Obras/RS - CEP 95000-000 Fone: 51 3255-1295 - Fax: 51 3255-1488 Email: planejamento@pedroosorio.rs.gov.br			REF.
RECURSO: MINISTÉRIO DA SAÚDE E PREFEITURA MUNICIPAL LOCAL: R. MIMOSA RODRIGUES, BAIRRO SANTA TERESA TRECHO 02			
TIPO DE PROJETO: ACADEMIA AO AR LIVRE CARACTERÍSTICAS: P. BAIXAS R. MIMOSA RODRIGUES TRECHO 02 SECRETARIA: ARO. MIRIAM R. GONÇALVES - CAU RS A56282-3			
RESPONSÁVEL TEC: ARO. MILTON MARCOLIN - CAU RS A21132-0 EQUIPE DE PROJETO: ARO. ANDERSON P. AIRES - CAU RS A101162-6 ARO. DIESCO LOPES - CAU RS 156501-0			
ÁREA: 562,07m²	ESCALA: 1/250	DATA: 10/2015	DESIGNO: Anderson Pires Aires

03